




- マンホール更生箇所
- || 管口耐震化工箇所

工事名	(地震) 第69工区下水道工事		
位 置	鳥取市 行徳一丁目 地内ほか		
図 名	位置図・平面図		
単 位	MM	縮尺	NON
令和 8 年度施工 鳥取市			
4 葉 中 1			


既設マンホール更生図(その1)

1号マンホール S=1:20

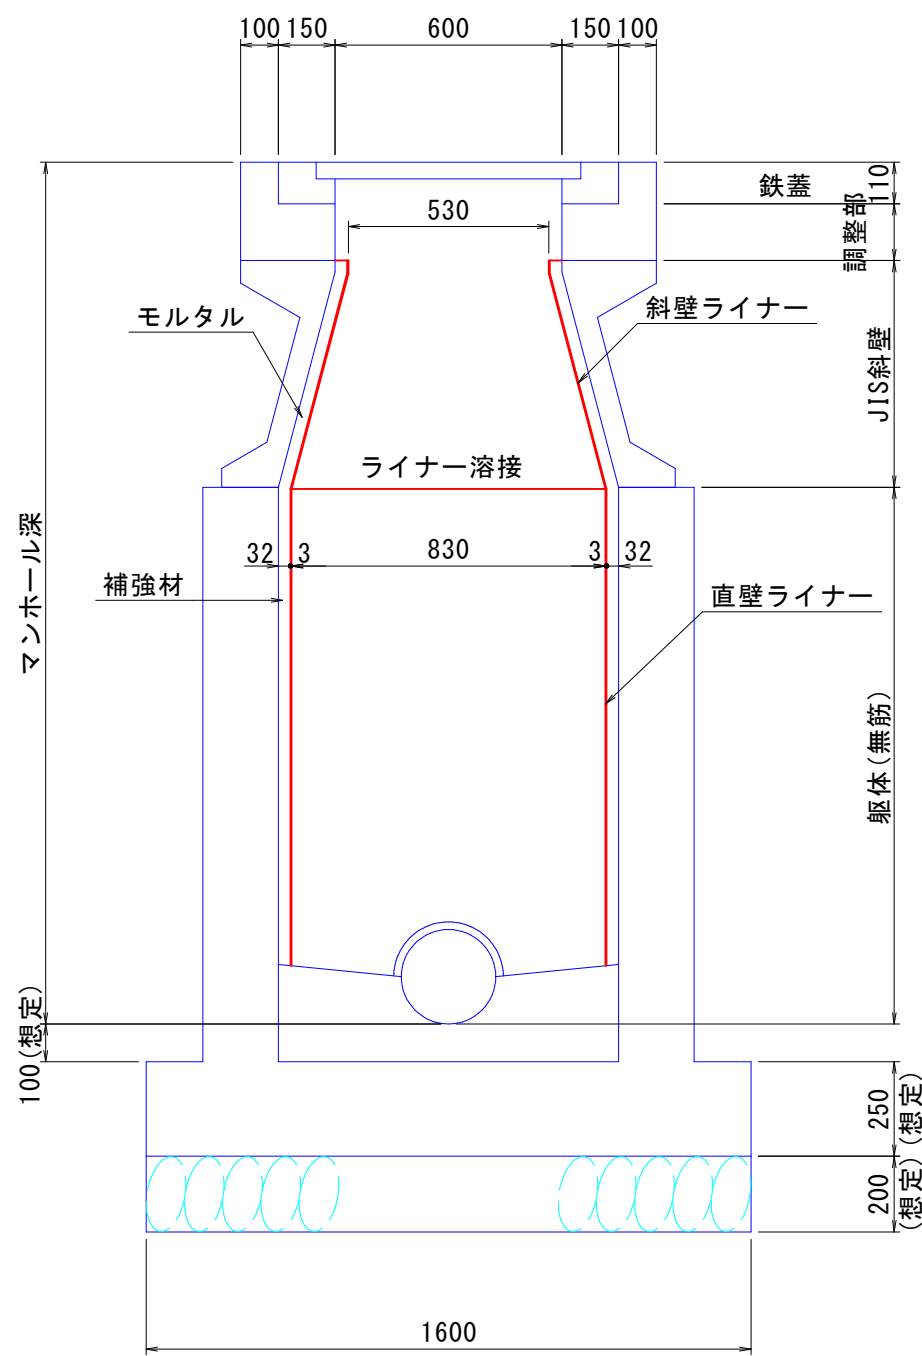

形 状 一 覧 表							
マンホール番号	マンホール深	JIS斜壁	躯体(無筋)	流出管径	流入管径		
GS2-1-2-0	1.510	600	710	φ600	φ600	—	—
GS-48-3	1.900	600	1120	φ500	φ500	—	—
GS-56-2	1.970	600	1260	更生φ580	φ600	—	—
GS-28-2	1.440	600	630	φ300	φ300	—	—
GS-29-1-1	1.850	600	1030	φ350	φ300	φ250	—
GS-32-3	1.990	600	1130	φ500	φ500	—	—

2号マンホール S=1:20

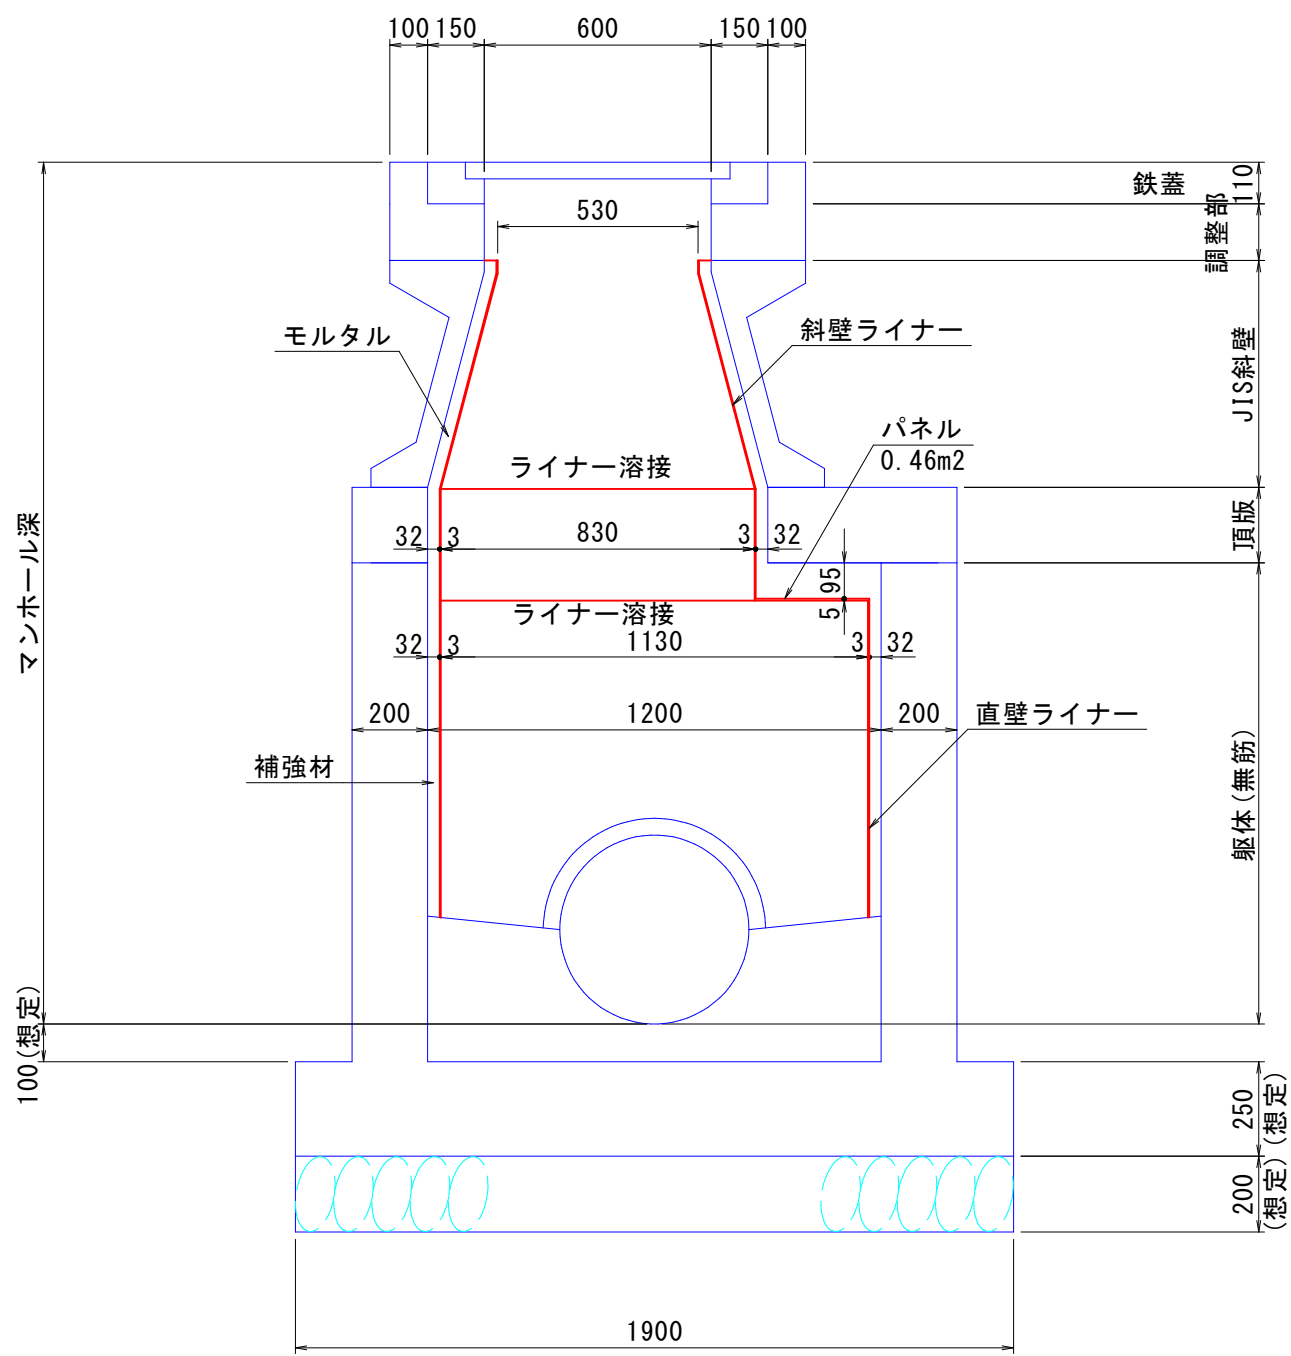


形 状 一 覧 表									
マンホール番号	マンホール深	JIS斜壁	頂版	躯体(無筋)	流出管径	流入管径			
GS2-2-0	1.620	300	220	790	φ700	φ300	φ600	φ500	—
GS2-3-4-0	1.890	600	260	820	φ700	φ700	—	—	—
GS2-5-1-0	1.720	300	230	930	φ800	φ800	φ200	φ200	φ200
GS2-5-2-0	1.770	450	200	920	φ800	φ300	φ800	—	—
GS2-5-3-0	1.810	450	270	870	φ800	φ800	—	—	—
GS-56-1	2.330	600	260	1190	φ600	φ350	φ500	φ300	—
GS-32-2	2.420	600	210	1320	φ500	φ250	φ500	φ250	—

工 事 名	(地震)第69工区下水道工事		
位 置	鳥取市 行徳一丁目 地内ほか		
図 名	マンホール更生図(その1)		
単 位	M・MM	縮尺	図 示
令和 8 年度施工 鳥取市			
4 葉 中 2			

既設マンホール更生図(その2)

3号マンホール S=1:20

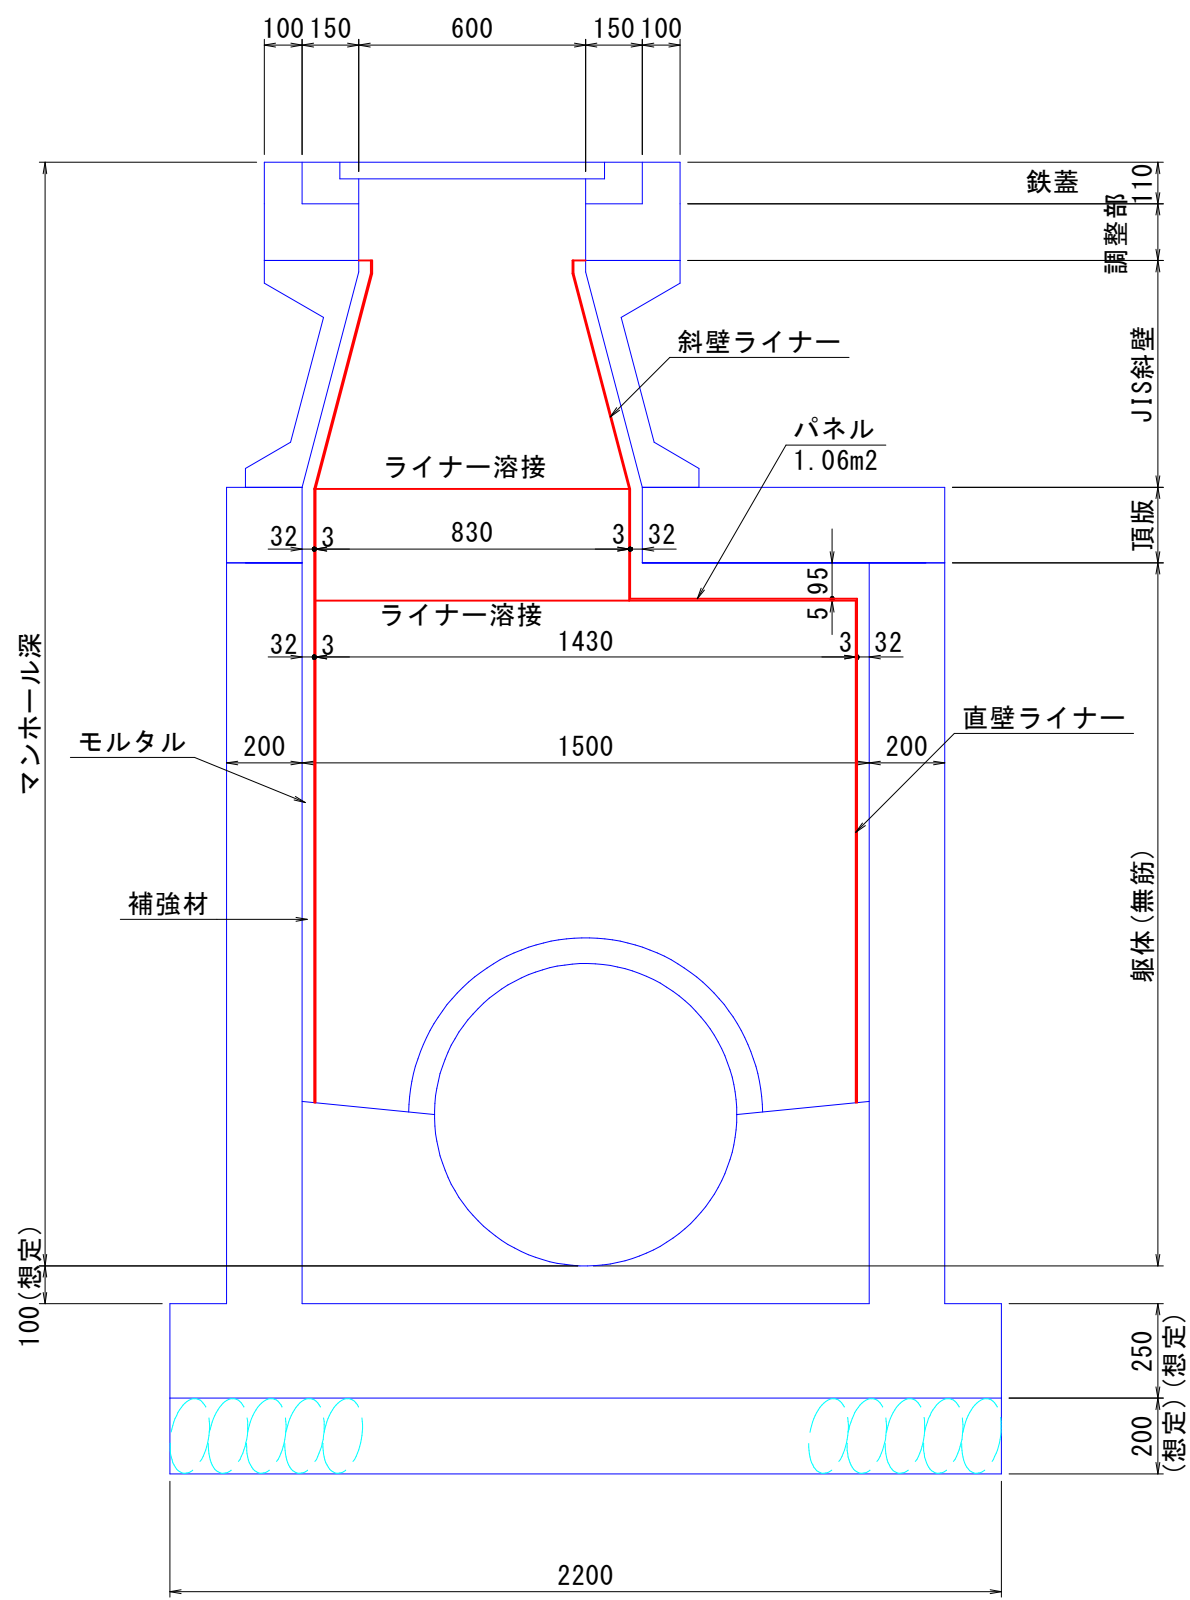


形状一覧表

マンホール番号	マンホール深	JIS斜壁	頂版	躯体(無筋)	流出管径	流入管径			
GS2-4-0	1.910	450	240	980	φ800	φ700	φ500	—	—

工 事 名	(地震) 第69工区下水道工事		
位 置	鳥取市 行徳一丁目 地内ほか		
図 名	マンホール更生図(その2)		
単 位	M・MM	縮尺	図 示
令和 8 年度施工 鳥取市			
4 葉 中 3			

既設マンホール更生図(その3)


特殊円形マンホール S=1:30

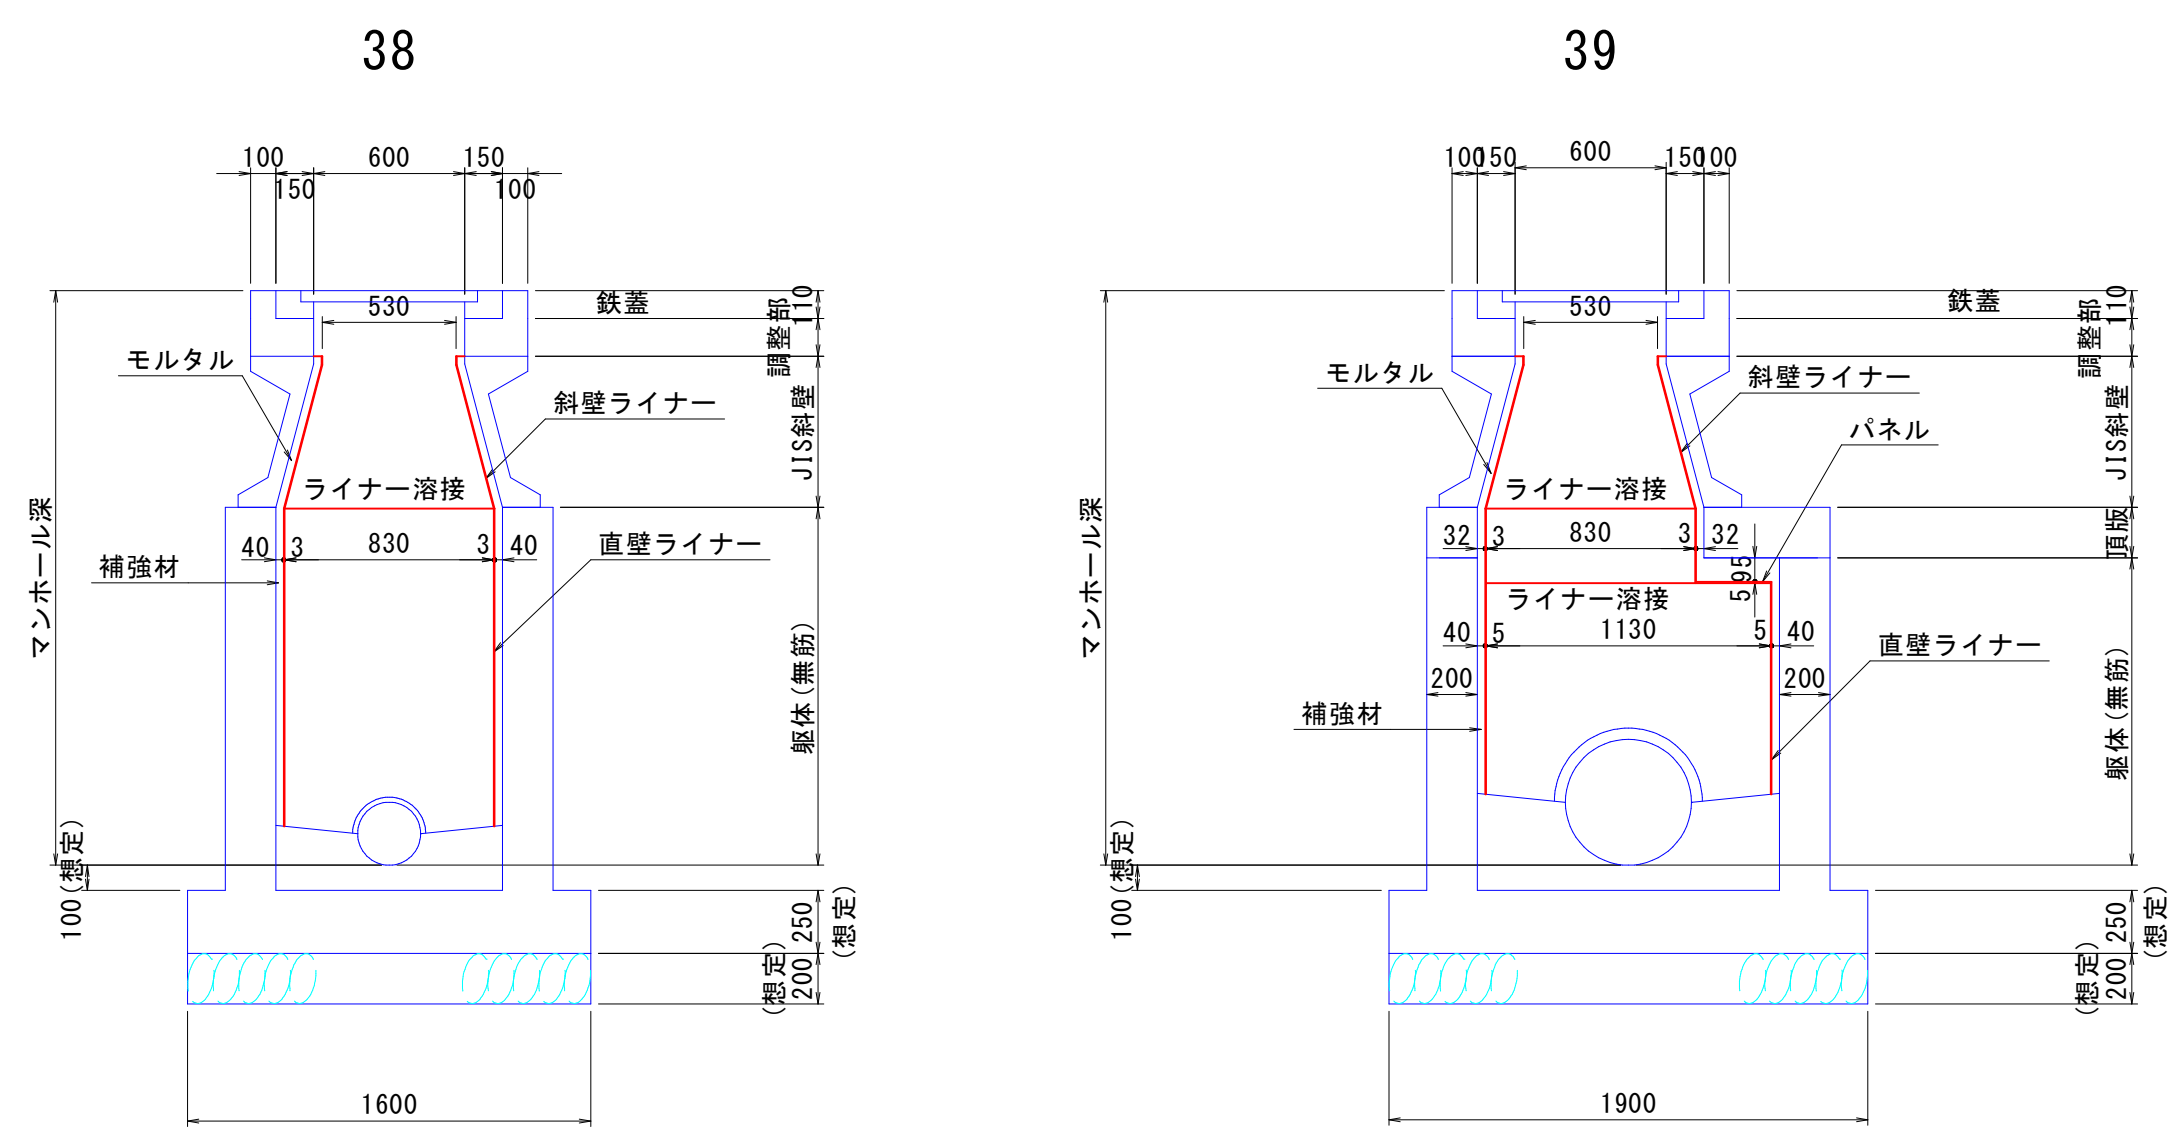

形状一覧表

マンホール番号	マンホール深	JIS斜壁	頂版	躯体(無筋)	流出管径	流入管径		
GS-29-1-2	2.070	600	-	楕円950×880	φ350	φ350	-	-
GS-32-1	2.510	600	240	φ1220	φ500	φ250	φ350	φ250

JIS型マンホール(参考)

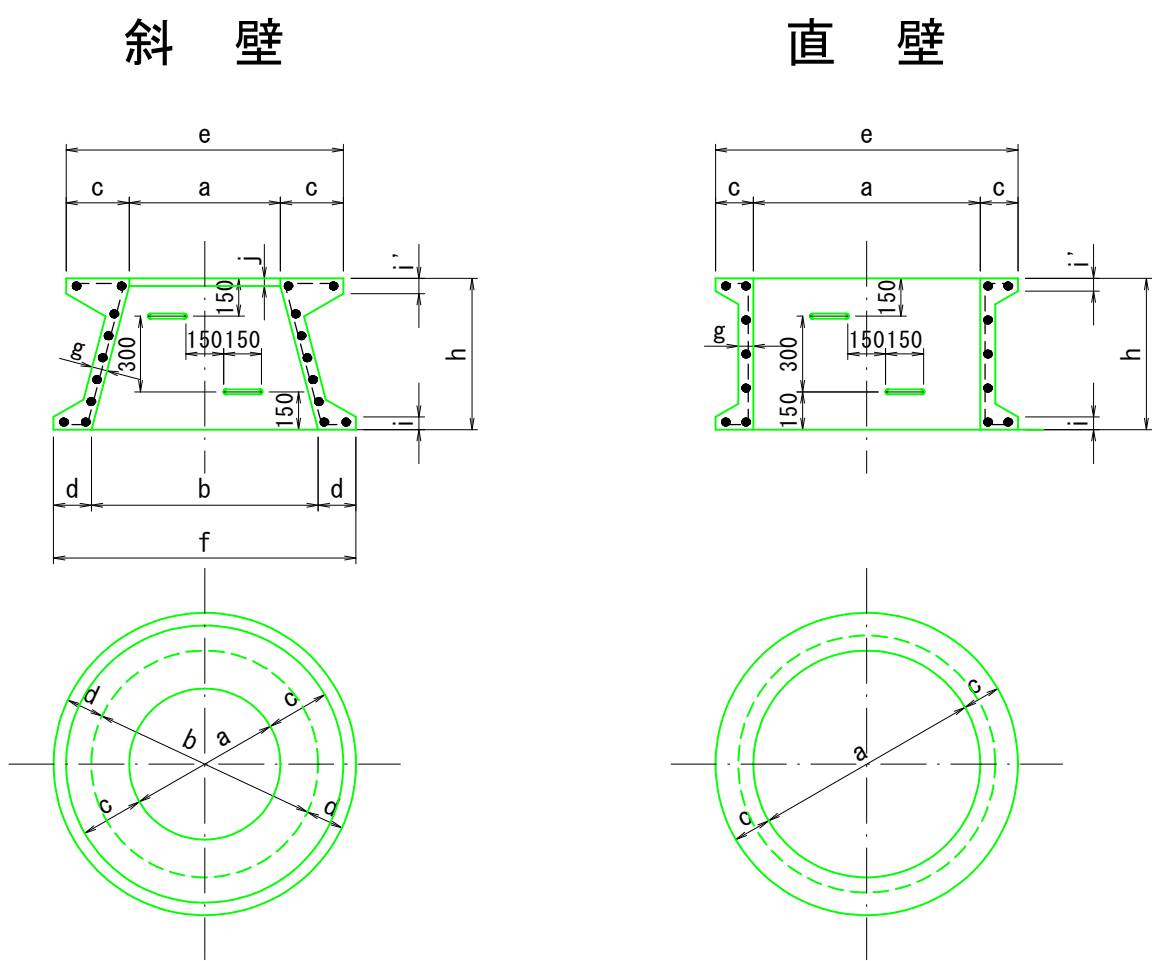

呼び名		a	b	c	d	e	f	g	h	i	i'	j
マンホール(JIS斜壁)	600A	600	900	250	150	1100	1200	60	300	50	60	30
	600B	600	900	250	150	1100	1200	60	450	50	60	30
	600C	600	900	250	150	1100	1200	60	600	50	60	30
	600D	600	1200	250	150	1100	1500	60	600	50	60	40
	900	900	1200	150	150	1200	1500	70	600	50	50	-
マンホール直壁	1200	1200	1500	150	150	1500	1800	80	600	50	50	-
	900A	900	-	150	-	1200	-	60	300	50	50	-
	900B	900	-	150	-	1200	-	60	600	50	50	-
	1200A	1200	-	150	-	1500	-	70	300	50	50	-
	1200B	1200	-	150	-	1500	-	70	600	50	50	-
	1500A	1500	-	150	-	1800	-	80	300	50	50	-
	1500B	1500	-	150	-	1800	-	80	600	50	50	-

工事名	(地震) 第69工区下水道工事		
位置	鳥取市 行徳一丁目 地内ほか		
図名	マンホール更生図(その3)		
単位	M・MM	縮尺	図示
令和 8 年度施工 鳥取市			
4 葉中 4			